

# MAPA DO CELÓW PROJEKTOWYCH

## SKALA 1:500

wykonana przez firmę GEOPUNIKT Jarosław Sutry

99-300 Kutno, ul. Podrzeczna 7/12

tel 0 601-338-350

Województwo: łódzkie  
Powiat: kutnowski

Gmina: Bedno  
obręb: Głuchów (dz. nr 60/3)

Mapa stanowi fragment numerycznej mapy gminy Bedno,  
orkusz według kroju sekcijnego 85  
112.222.082, 112.222.084


Granice działek kontury klasyfikacyjne, użytki gruntowe  
wniesiono według danych ewidencyjnych i budynków

Na wydruku się istnienie w terenie innych przewodów, o których brak informacji wynika  
z zasobności historycznych lub niedopełnienia przepisów zgłoszenia do inwentaryzacji:  
(Ustawa Prawa Geodezyjne i Kartograficzne – Dz. U. 30/1988, poz. 83)

———— granica aktualizacji  
KERG 1002-468/2011

Mapa aktualna na miejsce maj 2011 roku

Wyszczególnienie  
tytuł: ZASILANIE  
Kierownik robót: Ryszard Sutry

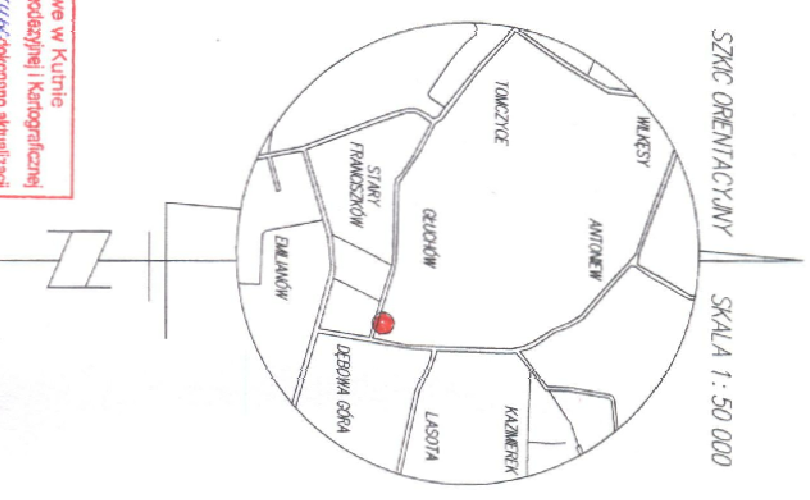


Starostwo Powiatowe w Kutnie  
Powiatowy Ośrodek Dokumentacji Geodezyjnej i Kartograficznej  
W obszarze oznaczonym tym **pałacem** dokonano aktualizacji  
treści mapy zasadniczej. Dokumenty z pominięciem uwzględniającej  
przyjęto do zrzutu powiatowego w dniu **30.05.2011**  
i zrewidencjonowano pod nr **H-319/2011**

Niniejsza mapa może służyć do celów projektowych.  
Projektowana obiekty budowlane wymagające pozwolenia na  
budowę podlegają wytyczeniu i inwentaryzacji pomiarowej  
przez jednostki uprawnione do wykonania prac geodezyjnych.

**Kutno, 30.05.2011**  
(inżynier: data) \_\_\_\_\_  
(inżynier: data) \_\_\_\_\_  
(inżynier: data) \_\_\_\_\_  
(inżynier: data) \_\_\_\_\_

**Z up. STAROSTY**  
**Wanda Knapciwicz**  
Inspektor

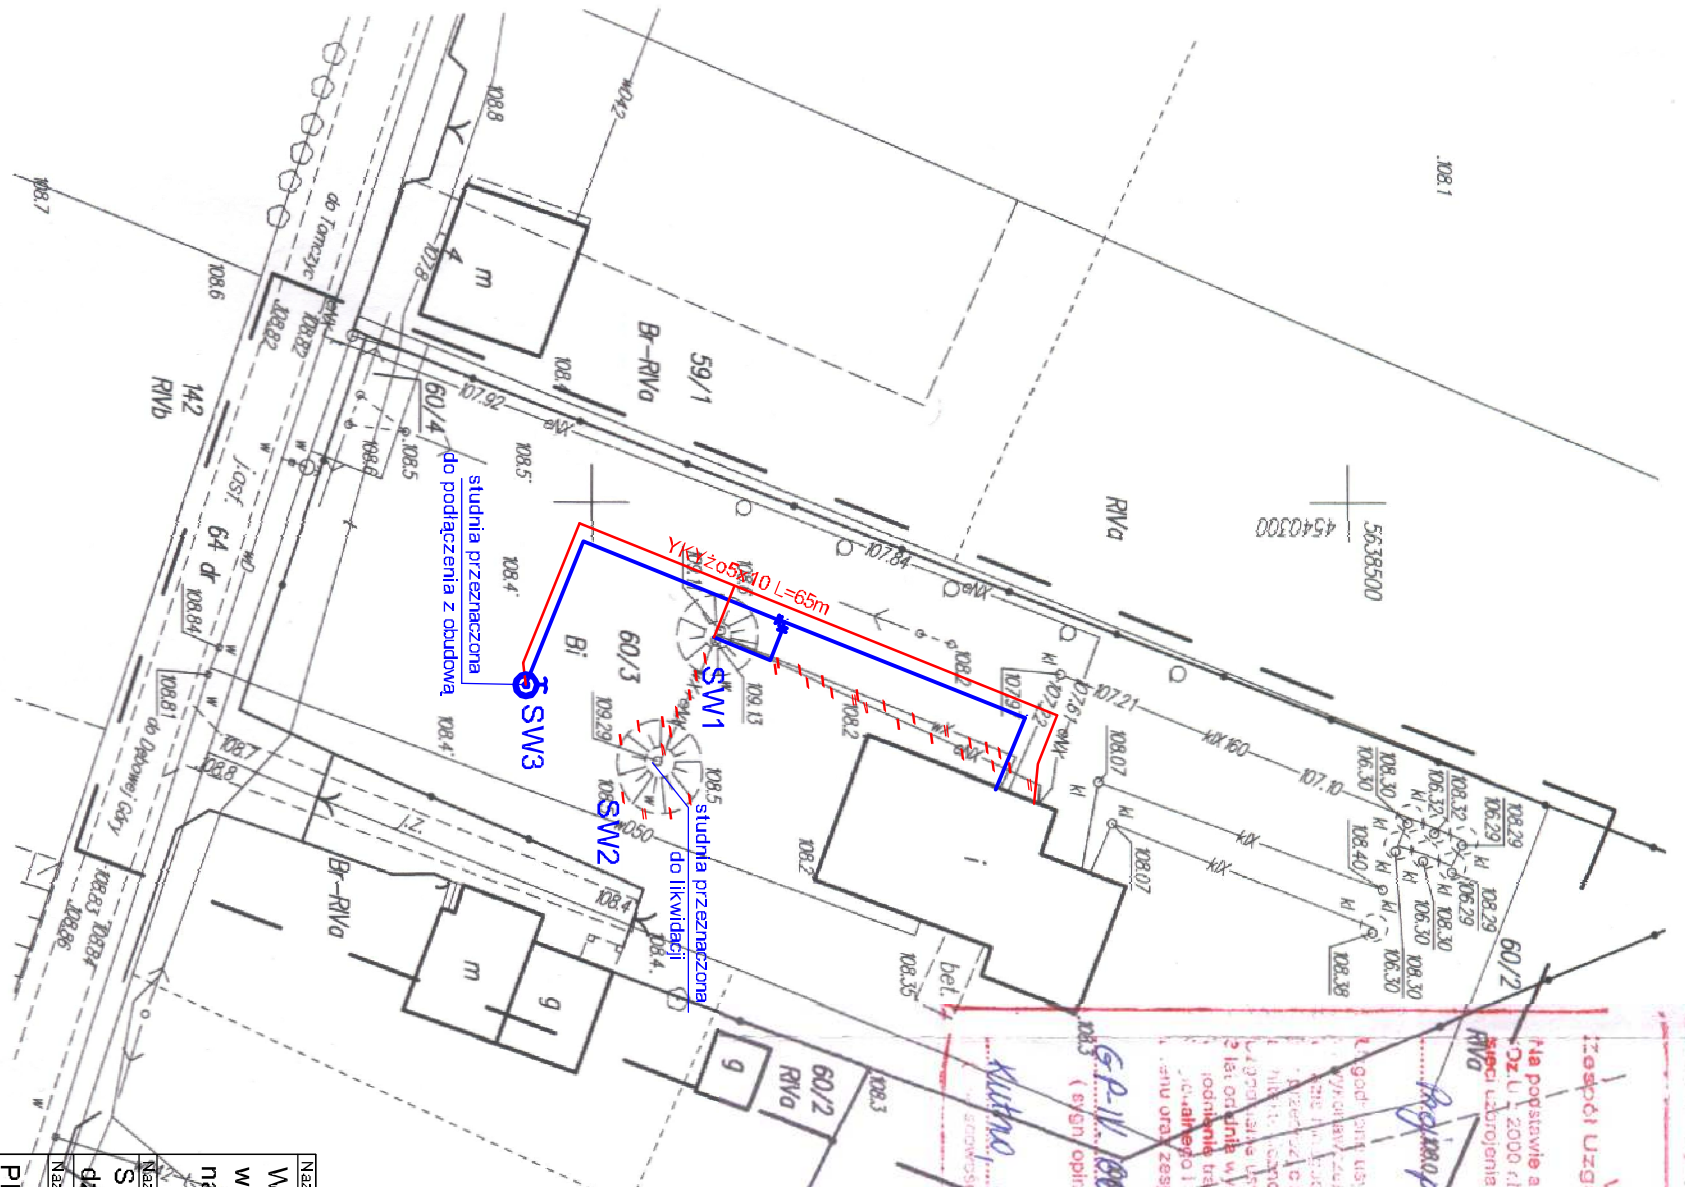

**STAROSTWO POWIATOWE w KUTNIE**  
Wydział Geodezji i Gospodarki Nieruchomościami  
Zespół Dokumentacji Projektowej Urzędności Inżynierskich  
99-301 Kutno ul. Krolowej Jacewgi 7  
Pia podstawie art 28, ust. 1 ustawy z dnia 17 maja 1988r. - Prawo geodezyjne i kartograficzne  
Dz. U. 2000 r.Nr 100, poz. 1098 i Nr 120, poz. 1288) uprawniona do wykonywania projektowanych  
prac w obrębie terenu

*Ryszard Sutry*  
(wz. i podpis inżyniera geodety)

1. god. przy użyciu planu i sieci uzbrojenia terenu podlega wytyczeniu i geodezyjnej inwentaryzacji  
wynikający z planu przed wykonaniem do wykonania prac geodezyjnych.  
2. Projektant nie odpowiada za niezgodność planu z uzbrojeniem terenu z uzbrojeniem terenu  
3. Projektant nie odpowiada za niezgodność planu z uzbrojeniem terenu z uzbrojeniem terenu  
4. Projektant nie odpowiada za niezgodność planu z uzbrojeniem terenu z uzbrojeniem terenu  
5. Projektant nie odpowiada za niezgodność planu z uzbrojeniem terenu z uzbrojeniem terenu  
6. Projektant nie odpowiada za niezgodność planu z uzbrojeniem terenu z uzbrojeniem terenu  
7. Projektant nie odpowiada za niezgodność planu z uzbrojeniem terenu z uzbrojeniem terenu  
8. Projektant nie odpowiada za niezgodność planu z uzbrojeniem terenu z uzbrojeniem terenu  
9. Projektant nie odpowiada za niezgodność planu z uzbrojeniem terenu z uzbrojeniem terenu  
10. Projektant nie odpowiada za niezgodność planu z uzbrojeniem terenu z uzbrojeniem terenu

*G-P-11/08/30/253/2011*  
(wz. i podpis inżyniera geodety)

*Kutno, 08.02.2011*  
(inżynier: data)

Przewodniczący  
Zespołu Uzgodnienia Dokumentacji  
Projektowej Urzędności Inżynierskich  
Powiatu Kutnowskiego  
**Andrzej Wojciszewicz**

LEGENDA:  
● Projektowany wodociąg i obudowa studni  
— Projektowany kabel elektryczny

Nazwa zadania:		Wykonanie obudowy studni głębinowej oraz przyłącza wodociągowego i elektrycznego z włączeniem nowej studni na terenie SUW w Głuchowie gm. Bedno	
Nazwa i adres obiektu budowlanego:		SUW w Głuchowie gm. Bedno	
Nazwa i adres obiektu budowlanego:		dz. nr ew. 60/3 obręb Głuchów	
PLAN ZASILANIA POMPY GŁĘBINOWEJ			
Investor:	Gmina Bedno	Skala:	1:500
Imię i nazwisko projektanta:	Henryk Kopczyński	Rysunek:	1E
Specjalność i numer uprawnień:	elektryczna	Data:	12.2011
	68/89	Podpis:	
	mgr inż. Michał Zapędowski		12.2011